


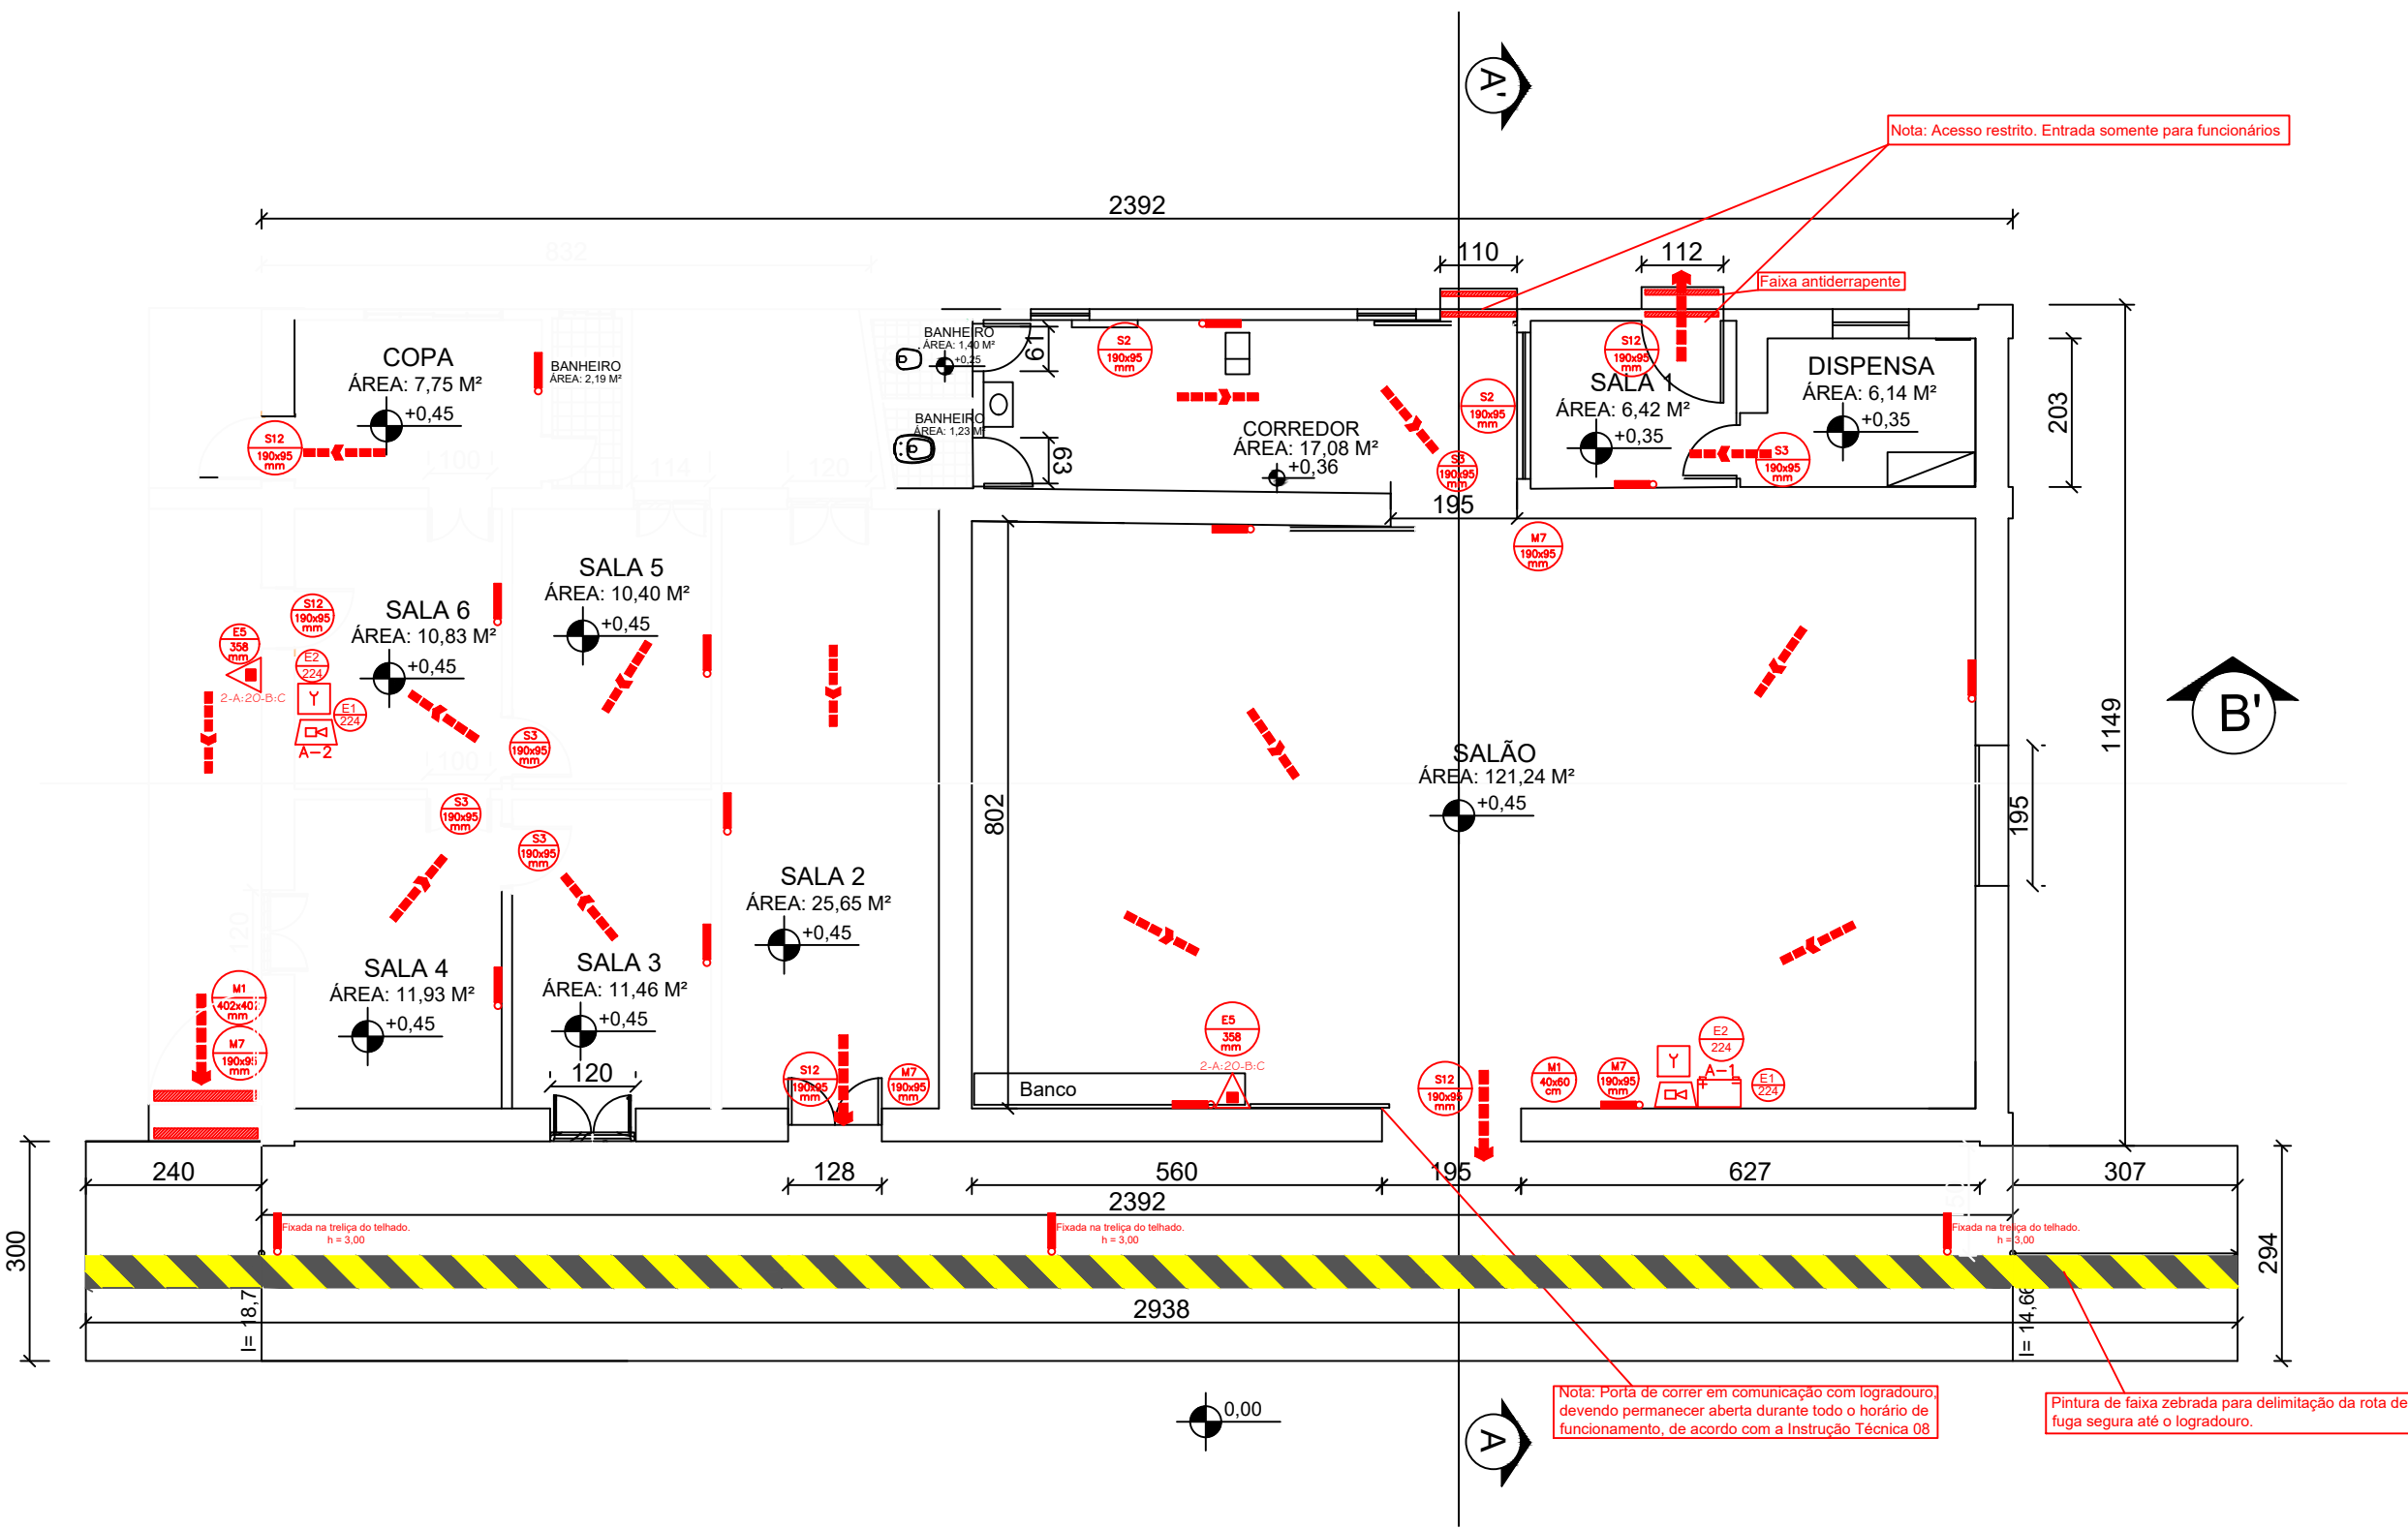

QUADRO DE ÁREAS		
Nº	NOME / LOCAL	ÁREA (m²)
01	Educacional e cultura física	271,36
ÁREA TOTAL CONSTRUÍDA		271,36


Conclusão: Buscando menor intervenção na fachada do Patrimônio Histórico Cultural, propõe-se como medida mitigadora em substituição aos guarda-corpos, faixa de delimitação da rota de fuga segura até o logradouro na antiga plataforma de embarque e iluminação de emergência.

SINALIZAÇÃO DE ORIENTAÇÃO E SALVAMENTO					
CODIGO	SÍMBOLO	SIGNIFICADO	FORMA E COR	APLICAÇÃO	QUANTIDADE
S2		SAÍDA DE EMERGÊNCIA	SÍMBOLO: RETANGULAR FUNDO: VERDE PICTOGRAMA: FOTO LUMINESCENTE	INDICAÇÃO DO SENTIDO (DIREITA) DE UMA SAÍDA DE EMERGÊNCIA. DIMENSÕES MÍNIMAS: L x 2,0 H	02
S2				INDICAÇÃO DO SENTIDO (ESQUERDA) DE UMA SAÍDA DE EMERGÊNCIA DIMENSÕES MÍNIMAS: L x 2,0 H	00
S3				INDICAÇÃO DE UMA SAÍDA DE EMERGÊNCIA A SER APROXIMADA ACIMA DA PORTA PARA INDICAR O SEU ACESSO	05
S12		SAÍDA DE EMERGÊNCIA	SÍMBOLO: RETANGULAR FUNDO: VERDE MENSAGEM "SAÍDA" OU MENSAGEM "SAÍDA" TODA PICTOGRAMA (COM SETA DIRECIONAL, FOTO LUMINESCENTE, COM ALTURA DE LETRA SEMPRE > 60 MM)	INDICAÇÃO DA SAÍDA DE EMERGÊNCIA, COM OU SEM COMPLEMENTAÇÃO DO PICTOGRAMA FOTO LUMINESCENTE (SETA OU MANGA, OU AMBOS)	05
E5		EXTINTOR DE INCÊNDIO	SÍMBOLO: QUADRADA FUNDO: VERMELHA PICTOGRAMA: FOTO LUMINESCENTE	INDICAÇÃO DE LOCALIZAÇÃO DOS EXTINTORES DE INCÊNDIO	02
M1		INDICAÇÃO DOS SISTEMAS DE PROTEÇÃO CONTRA INCÊNDIO EXISTENTES NA EDIFICAÇÃO	SÍMBOLO: RETANGULAR OU QUADRADO FUNDO: COM CONTRASTANTE COM A MENSAGEM PICTOGRAMA: MENSAGEM REFERENTE AOS SISTEMAS DE PROTEÇÃO ADOTADOS NA EDIFICAÇÃO	INDICAÇÃO DOS SISTEMAS DE PROTEÇÃO CONTRA INCÊNDIO EXISTENTES NA EDIFICAÇÃO NA ENTRADA PRINCIPAL, NA MESMA VERIFICAR NA ANEXO D OS SISTEMAS UTILIZADOS NESTE PROJ.	02
M7		INDICAÇÃO PORTA ABERTA	SÍMBOLO: RETANGULAR FUNDO: COM CONTRASTANTE COM A MENSAGEM PICTOGRAMA: MENSAGEM "PORTA ABERTA"	INDICAÇÃO PARA MANTER PORTA ABERTA DURANTE TODO O HORÁRIO DE FUNCIONAMENTO DO ESTABELECIMENTO	01
E1		INDICAÇÃO DE ALARME SONORO	SÍMBOLO: QUADRADA FUNDO: VERMELHA PICTOGRAMA: FOTO LUMINESCENTE	INDICAÇÃO DO LOCAL DE INSTALAÇÃO DO ALARME DE INCÊNDIO	02
E2		COMANDO MANUAL DE ALARME	SÍMBOLO: QUADRADA FUNDO: VERMELHA PICTOGRAMA: FOTO LUMINESCENTE	PONTO DE ACIONAMENTO DE ALARME DE INCÊNDIO DEVE SEMPRE ACOMPANHADO DE UMA MENSAGEM IDENTIFICANDO O EQUIPAMENTO ACIONADO POR AQUELE PONTO	02

 O BOMBEIRO CERTO NAS SUAS HORAS NORMAIS		ANEXO K - INFORMATIVO MEDIDAS DE SEGURANÇA		
EXTINTORES - IT 16		PÓ QUIMICO ABC 2A:20B:C; 4KG		
SAÍDA DE EMERGÊNCIA		CONFORME I.T. 08		
SINALIZAÇÃO DE EMERGÊNCIA		CONFORME I.T. 15		
ILUMINAÇÃO DE EMERGÊNCIA		CONFORME I.T. 13		
ALARME DE INCÊNDIO		CONFORME I.T. 14		
CLASSIFICAÇÃO DECRETO ESTADUAL 44.746/08				
GRUPO	OCUPAÇÃO	DIVISÃO	DESCRIÇÃO	EXEMPLOS
E	EDUCACIONAL E CULTURA FÍSICA	E-3	ACADEMIAS DE GINÁSTICAS E SIMILARES	ACADEMIA DE GINÁSTICA
CARGA DE INCÊNDIO - IT 09				
OCUPAÇÃO/ USO	DESCRIÇÃO		DIVISÃO	CARGA DE INCÊNDIO EM MJ/m²
EDUCACIONAL E CULTURA FÍSICA	ACADEMIAS E ESPAÇOS PARA ATIVIDADES FÍSICAS EM GERAL		E-3	300
CLASSIFICAÇÃO DAS EDIFICAÇÕES E ÁREAS DE RISCO QUANTO À CARGA DE INCÊNDIO				
RISCO			CARGA DE INCÊNDIO EM MJ/m²	
BAIXO			300	


PLANTA BAIXA

Escala 1:100

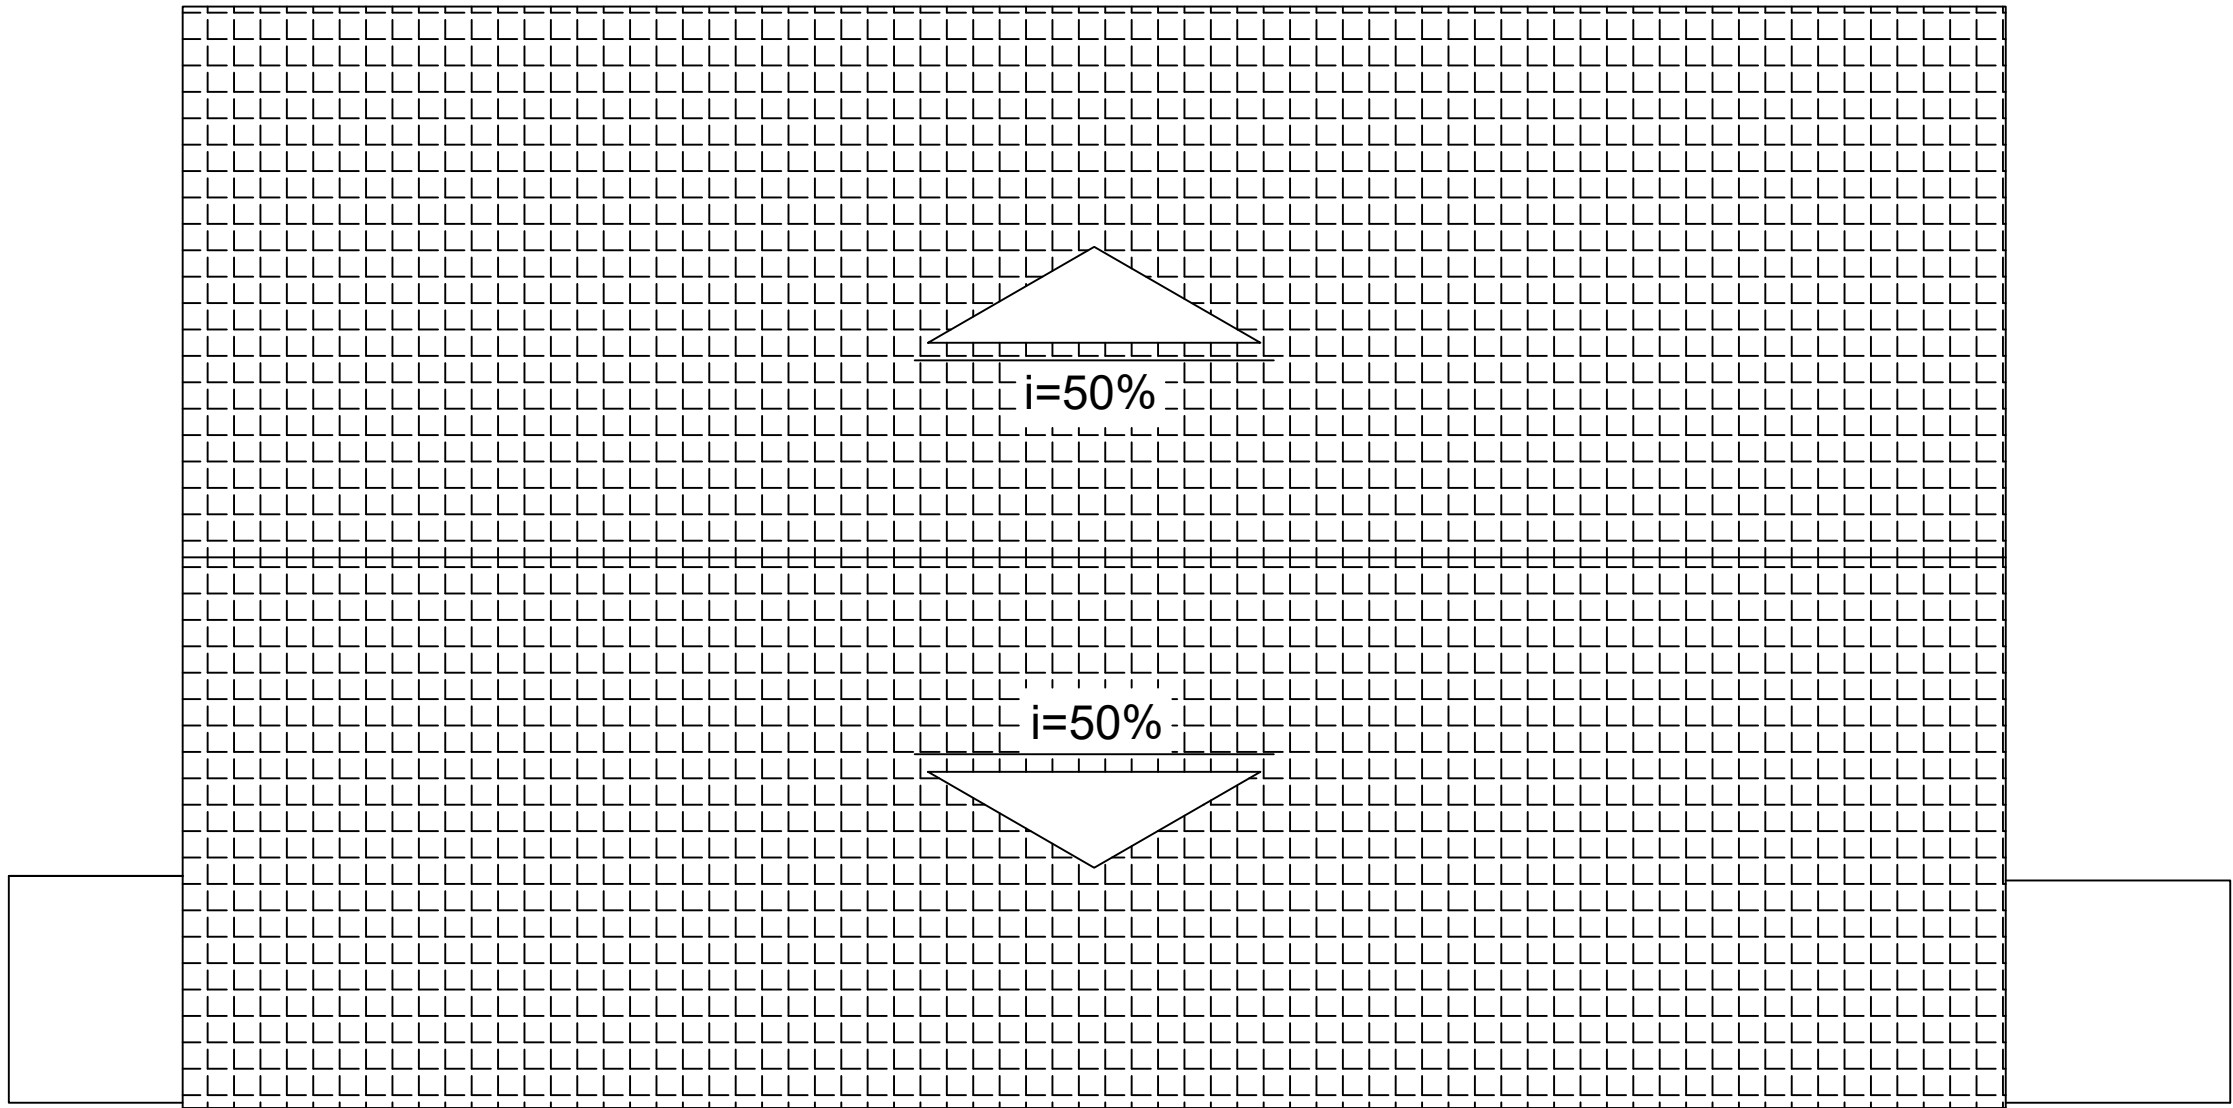

PLANTA DE COBERTURA

Escala 1:100

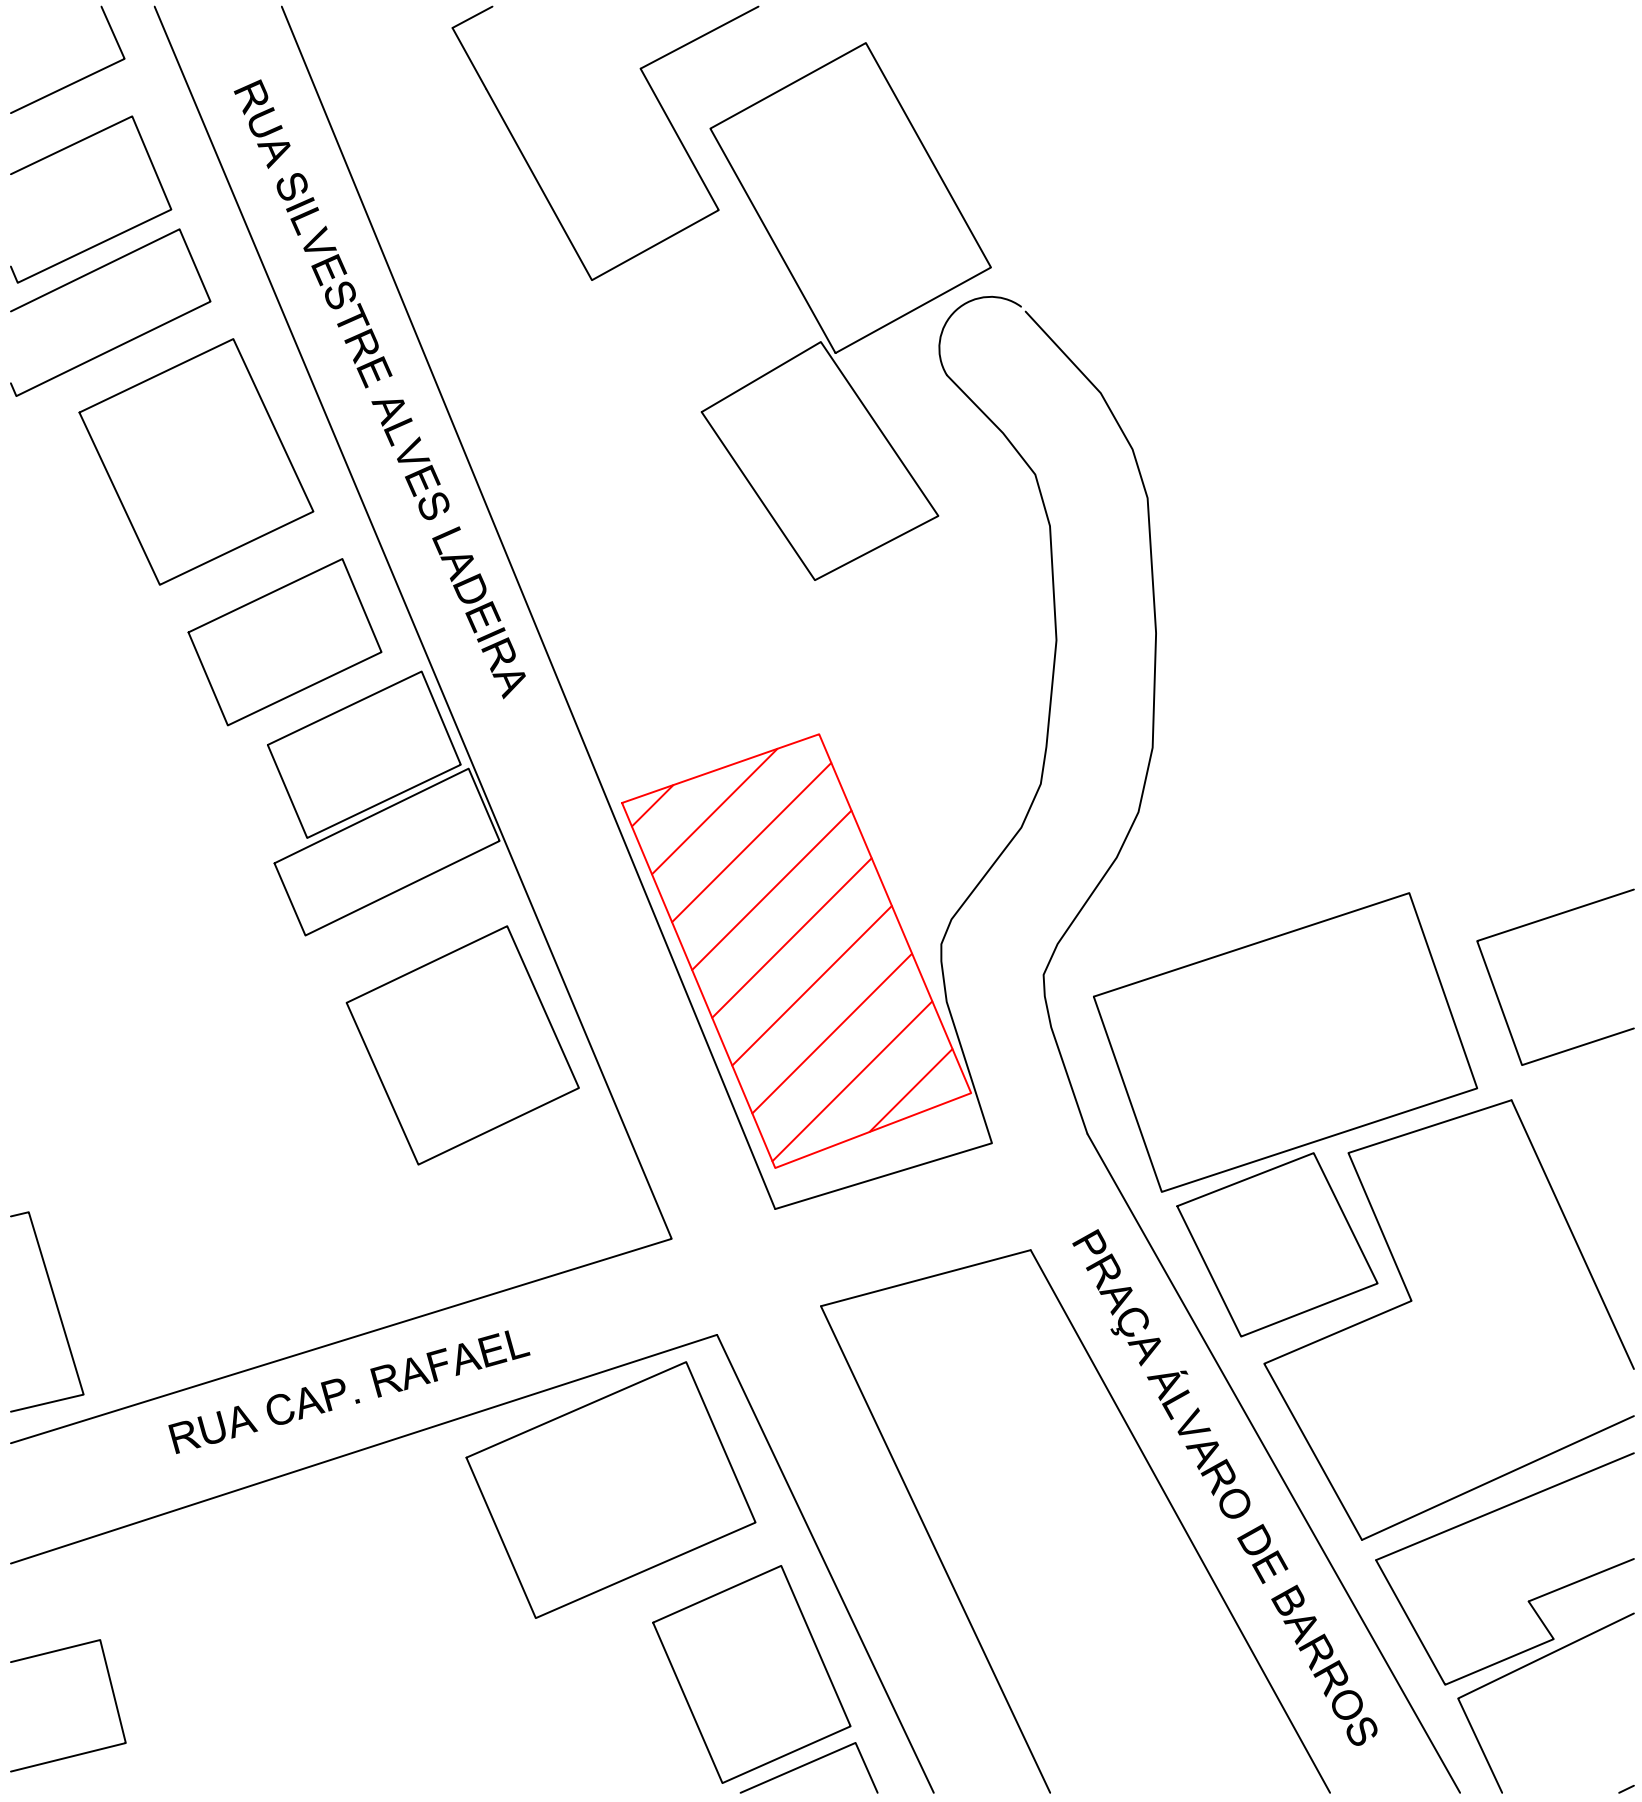

SITUAÇÃO

Escala 1:500

LEGENDA / SIMBOLOGIA	
	EXTINTOR COM CARGA DE PÓ ABC, 2A:20 B:C (4 kg)
	ILUMINAÇÃO DE EMERGÊNCIA
	DIREÇÃO DE FLUXO DA ROTA DE FUGA
	SAÍDA FINAL DA ROTA DE FUGA
	FITA ANTIDERRAPANTE
	FITA ZEBRADA

EDIFICAÇÃO INSTITUCIONAL			
ENDEREÇO:	RUA SILVESTRE ALVES LADEIRA - BAIRRO CENTRO, COIMBRA - MG		
PROPRIETÁRIO:	PREFEITURA MUNICIPAL DE COIMBRA CNPJ -18.132.464/0001-17		
RESP. TÉCNICO:	DANIELA FERNANDA SILVA DE ARRUDA ENG. CIVIL - CREA/MG 229.281/D		
PROJETO:	PTS- PROJETO TÉCNICO - PREVENÇÃO CONTRA INCÊNDIO E PÂNICO		
CONTEÚDO:	ANEXO K, DETALHES, LEGENDA, QUADRO DE ÁREAS		
OCUPAÇÃO:	EDIFICAÇÃO EDUCACIONAL E DE CULTURA FÍSICA - E-2		
	PREFEITURA MUNICIPAL DE COIMBRA		Áreas (m²)
	28/08/2017		Terreno: Construída: 271,36 A construir: Total: 271,36
FOLHA:	01	DE	03